




PORTA E JANELAS					
CÓD	QTD.	ALTURA	LARGURA	PEITORIL	DESCRIÇÃO
P01	01	2,10	1,25	-	PORTA 2 FOLHAS DE ABRIR, REVESTIMENTO EM PINTURA ACRÍLICA CINZA
J01	02	0,50	2,00	2,10	JANELA 4 FOLHAS DE CORRER, EM ALUMÍNIO E VIDRO

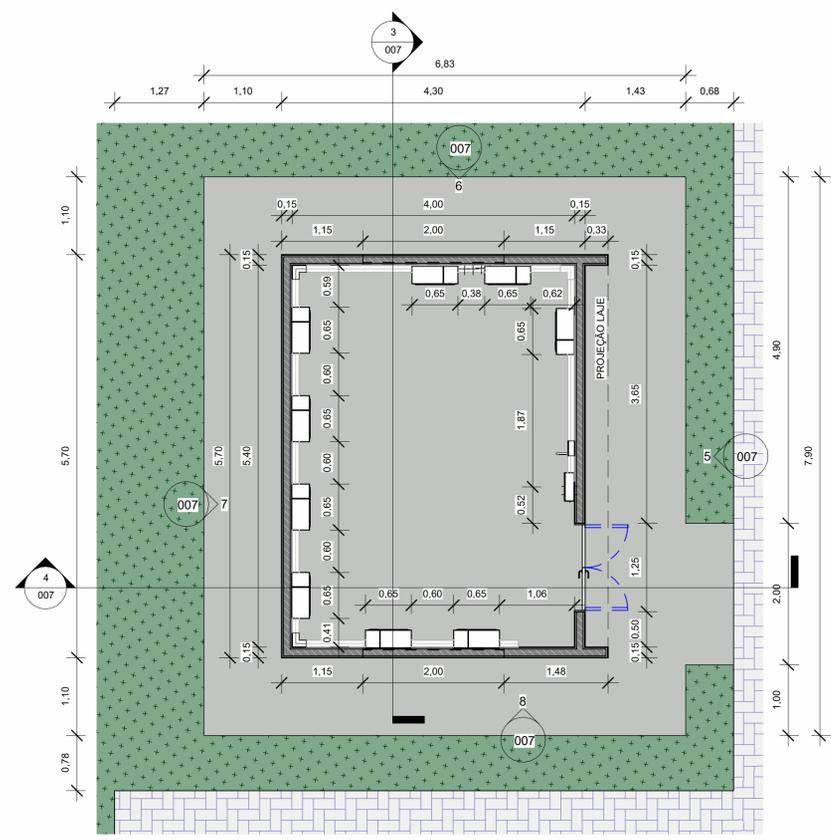


1 INVERSORES - PLANTA BAIXA  
ESCALA 1 : 50

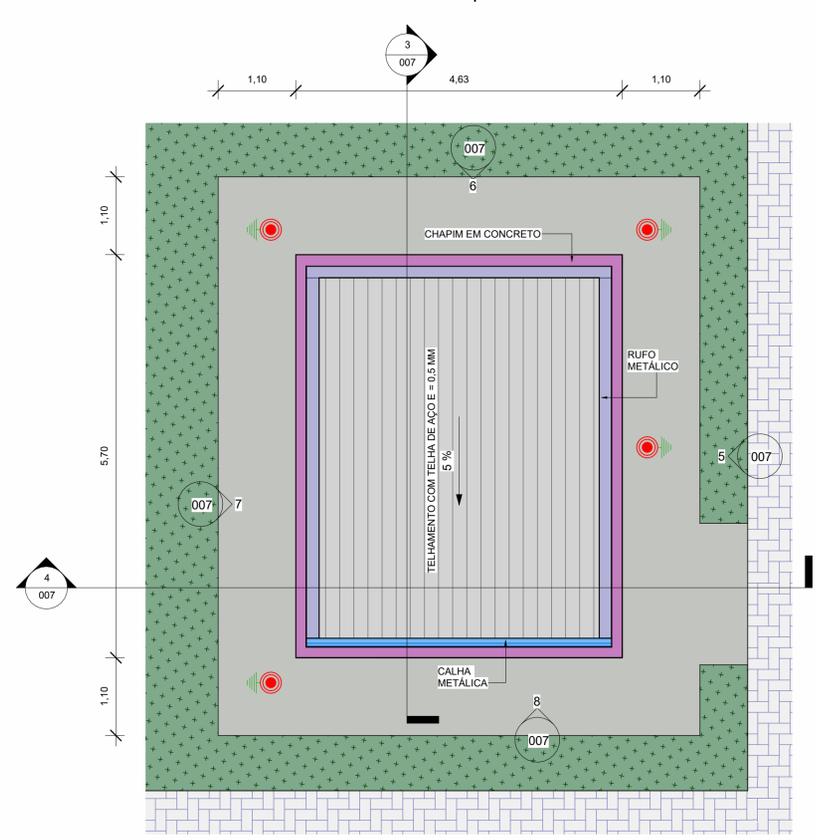


2 INVERSORES - COBERTA  
ESCALA 1 : 50

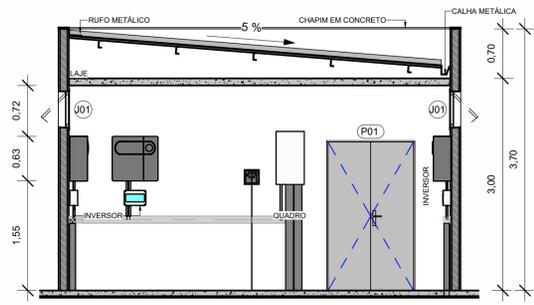


3 CORTE 01  
ESCALA 1 : 50

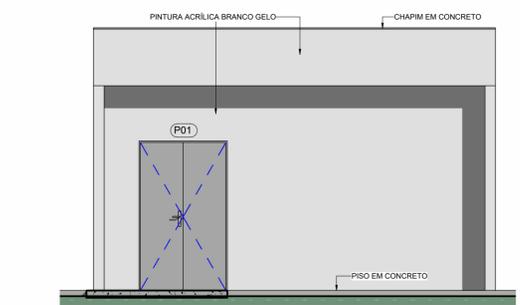


5 VISTA 01  
ESCALA 1 : 50

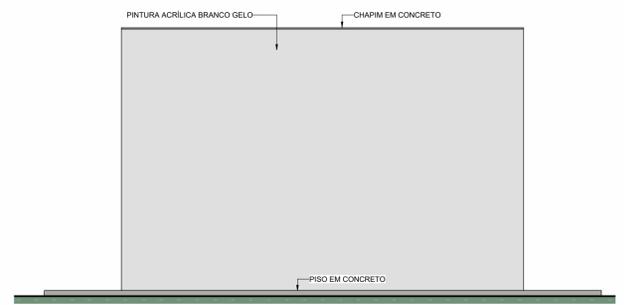


7 VISTA 03  
ESCALA 1 : 50

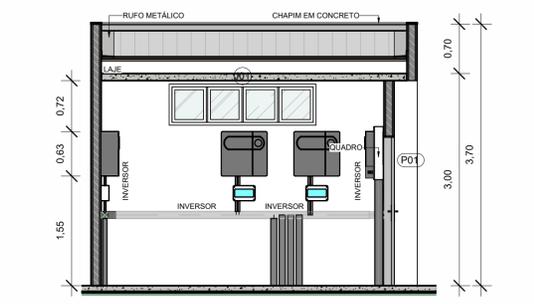

4 CORTE 02  
ESCALA 1 : 50

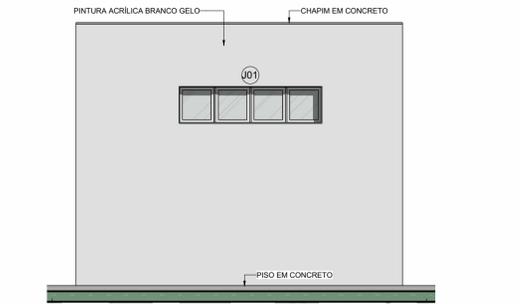

6 VISTA 02  
ESCALA 1 : 50

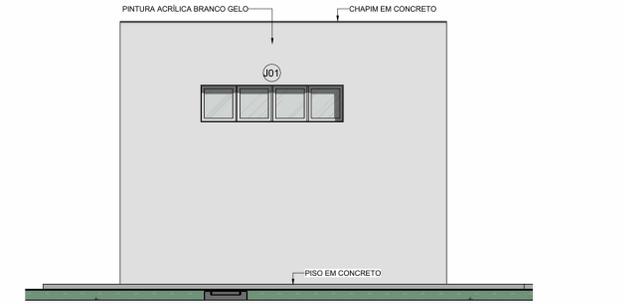

8 VISTA 04  
ESCALA 1 : 50

PROPRIETÁRIO		CONSELHO DE ARQUITETURA E URBANISMO	
PROJETO		MAYRTHON P.C. JUNIOR	
CONSTRUÇÃO		060191712-0	
REV.	DESCRIÇÃO	RESPONSÁVEL	DATA
			QR CODE
PROJETO: USINA FOTOVOLTAICA - SEDE JFPE ENDEREÇO: AVENIDA RECIFE, Nº 6250 - JIQUIÁ - RECIFE - PE SALA INVERSORES		CLIENTE: JUST. FEDERAL CIDADE / UF: RECIFE / PE CONTRATO: 35/2024 ETAPA: US-007/011	
DESENHO: LÍVIA	EMIÇÃO INICIAL: 03/07/2024	ESCALA: 1 : 50	DISCIPLINA: EX
RESP. TÉCNICO: MAYRTHON P.C. JUNIOR	ENG. ELETRICISTA 060191712-0	NOME DO ARQUIVO: JPES-US-EX-007-011-	REVISÃO:
Rua Alceu Amoroso Lima, 279-A, sala 910 - Edif. Mundial Salvador Caminho das Árvores - Salvador / BA - CEP: 41.820-770 Tel. (71) 3503-0000 - jca@caengenharia.com.br		Av. Santos Dumont 3060, sala 608 - Edif. Casa Bianca Aldeota - Fortaleza / CE - CEP: 60.150-161 Tel. (85) 3077-9999 - fortaleza@caengenharia.com.br	